


PŮDORYS FL 1011201314

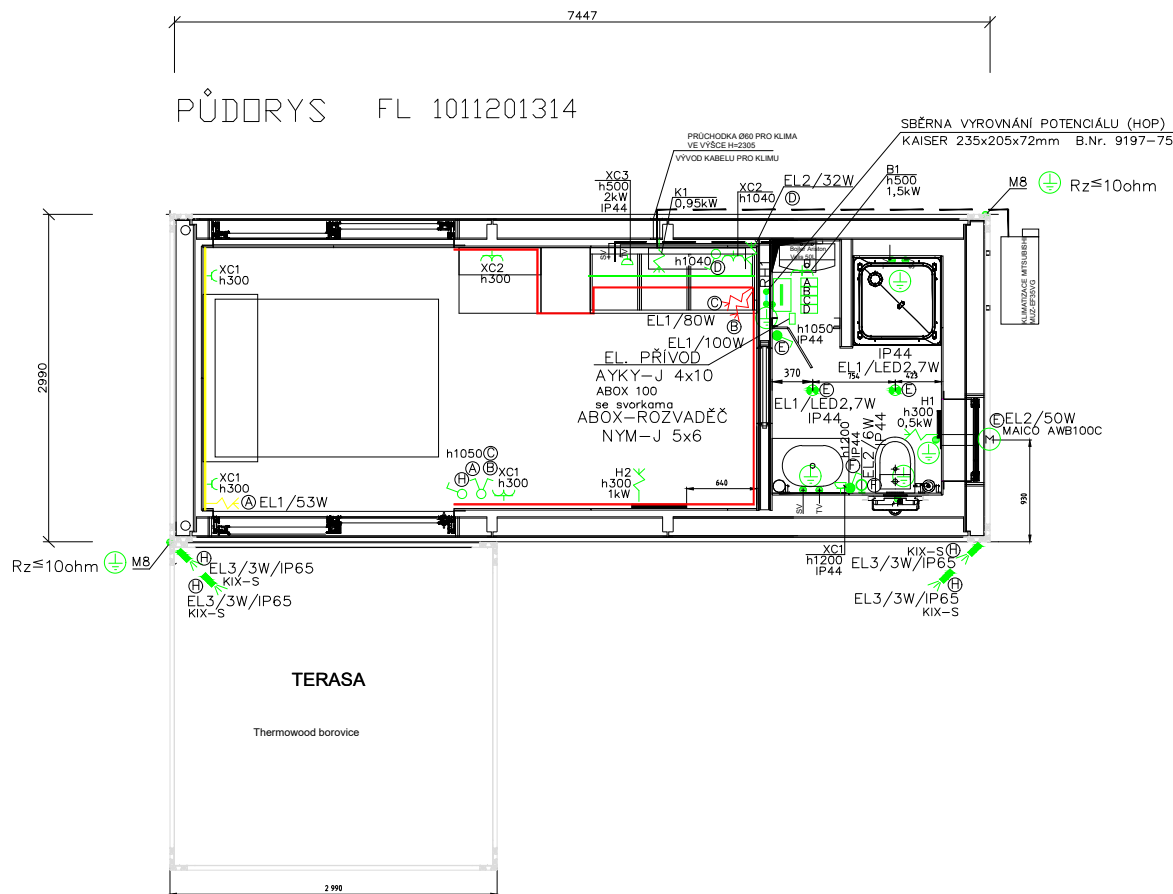

LEGENDA ZDROJŮ

- ZDROJ 24V/DC 75VA
- ZDROJ 24V/DC 140VA
- ZDROJ 24V/DC 115VA
- ZDROJ 24V/DC 20VA

LEGENDA KABELŮ

|     |               |
|-----|---------------|
| EL1 | - NYM-J 3x1,5 |
| EL2 | - NYM-J 3x1,5 |
| EL3 | - NYM-J 3x1,5 |
| XC1 | - NYM-J 3x2,5 |
| XC2 | - NYM-J 3x2,5 |
| XC3 | - NYM-J 3x2,5 |
| H1  | - NYM-J 3x2,5 |
| H2  | - NYM-J 3x2,5 |
| B1  | - NYM-J 3x2,5 |
| K1  | - NYM-J 3x2,5 |

ROZVODNÁ SOUSTAVA 3 + N + PE ~ 50Hz 230/400V - TN-C-S  
 OCHRANA PŘED ÚRAZEM EL. PROUDEM DLE ČSN 33 2000 - 4 - 41 ed.2  
 OCHRANNÉ OPATŘENÍ: čl. 411 - AUTOMATICKÝM ODPOJENÍM OD ZDROJE  
 DOPLŇKOVÁ OCHRANA: čl. 415.1 - PROUDOVÝM CHRÁNIČEM  
 čl. 415.2 - DOPLŇUJÍCÍ OCHRANNÉ POSPOJOVÁNÍ

E 01

Číslo zakázky: 200359

ELEKTROPLAN: FL 1011201314  
 PŮDORYS


Typ:

Měřítko: 1:50

Vypracoval: Semela J./Stoyanova

Schválil: Tomeček

Datum: 09.09.2020

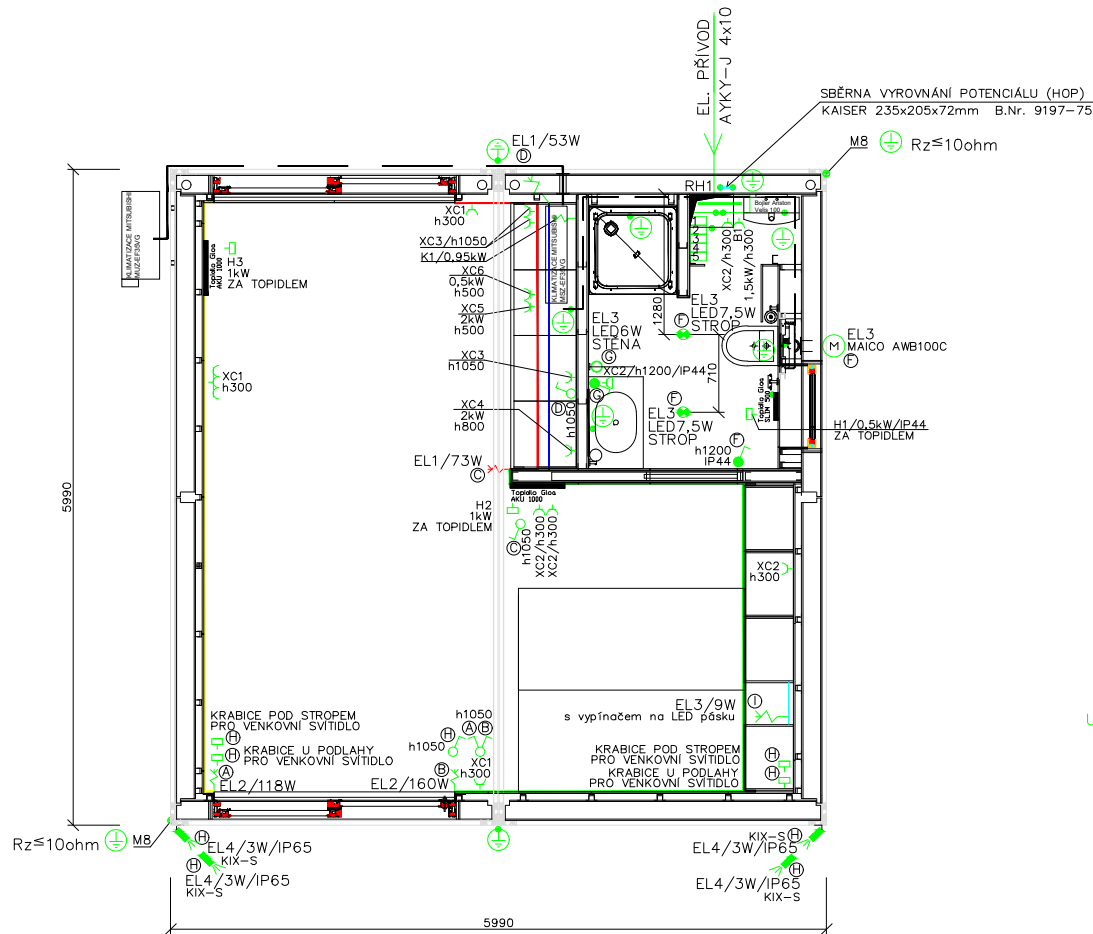

LEGENDA ZDROJŮ


- ZDROJ 24V/DC 160VA
- ZDROJ 24V/DC 220VA
- ZDROJ 24V/DC 100VA
- ZDROJ 24V/DC 70VA
- ZDROJ 24V/DC 20VA

LEGENDA KABELŮ

|     |               |
|-----|---------------|
| EL1 | - NYM-J 3x1,5 |
| EL2 | - NYM-J 3x1,5 |
| EL3 | - NYM-J 3x1,5 |
| EL4 | - NYM-J 3x1,5 |
| XC1 | - NYM-J 3x2,5 |
| XC2 | - NYM-J 3x2,5 |
| XC3 | - NYM-J 3x2,5 |
| XC4 | - NYM-J 3x2,5 |
| XC5 | - NYM-J 3x2,5 |
| XC6 | - NYM-J 3x2,5 |
| H1  | - NYM-J 3x2,5 |
| H2  | - NYM-J 3x2,5 |
| H3  | - NYM-J 3x2,5 |
| B1  | - NYM-J 3x2,5 |
| K1  | - NYM-J 3x2,5 |

UPOZORNĚNÍ:

 - KOVOVÉ KONSTRUKCE KONTEJNERŮ MUSÍ BÝT MEZI SEBOU VODIVĚ PROPOJENY.
- CYA=35mm<sup>2</sup> (CY=50mm<sup>2</sup>, FeZn 30x4mm)



ROZVODNÁ SOUSTAVA 3 + N + PE ~ 50Hz 230/400V - TN-C-S  
 OCHRANA PŘED ÚRAZEM EL. PROUDEM DLE ČSN 33 2000 - 4 - 41 ed.2  
 OCHRANNÉ OPATŘENÍ: čl. 411 - AUTOMATICKÝM ODPOJENÍM OD ZDROJE  
 DOPLŇKOVÁ OCHRANA: čl. 415.1 - PROUDOVÝM CHRÁNIČEM  
 čl. 415.2 - DOPLŇUJÍCÍ OCHRANNÉ POSPOJOVÁNÍ

E 01

Číslo zakázky: Fashion line Double

ELEKTROPLAN: PŮDORYS

Typ:

Měřítko: 1:50

Vypracoval: Semela K./Stoyanova


Schválil: Tomeček

Datum: 23.11.2020

FL 1011200382

FL 1011200383

FL 1011200384

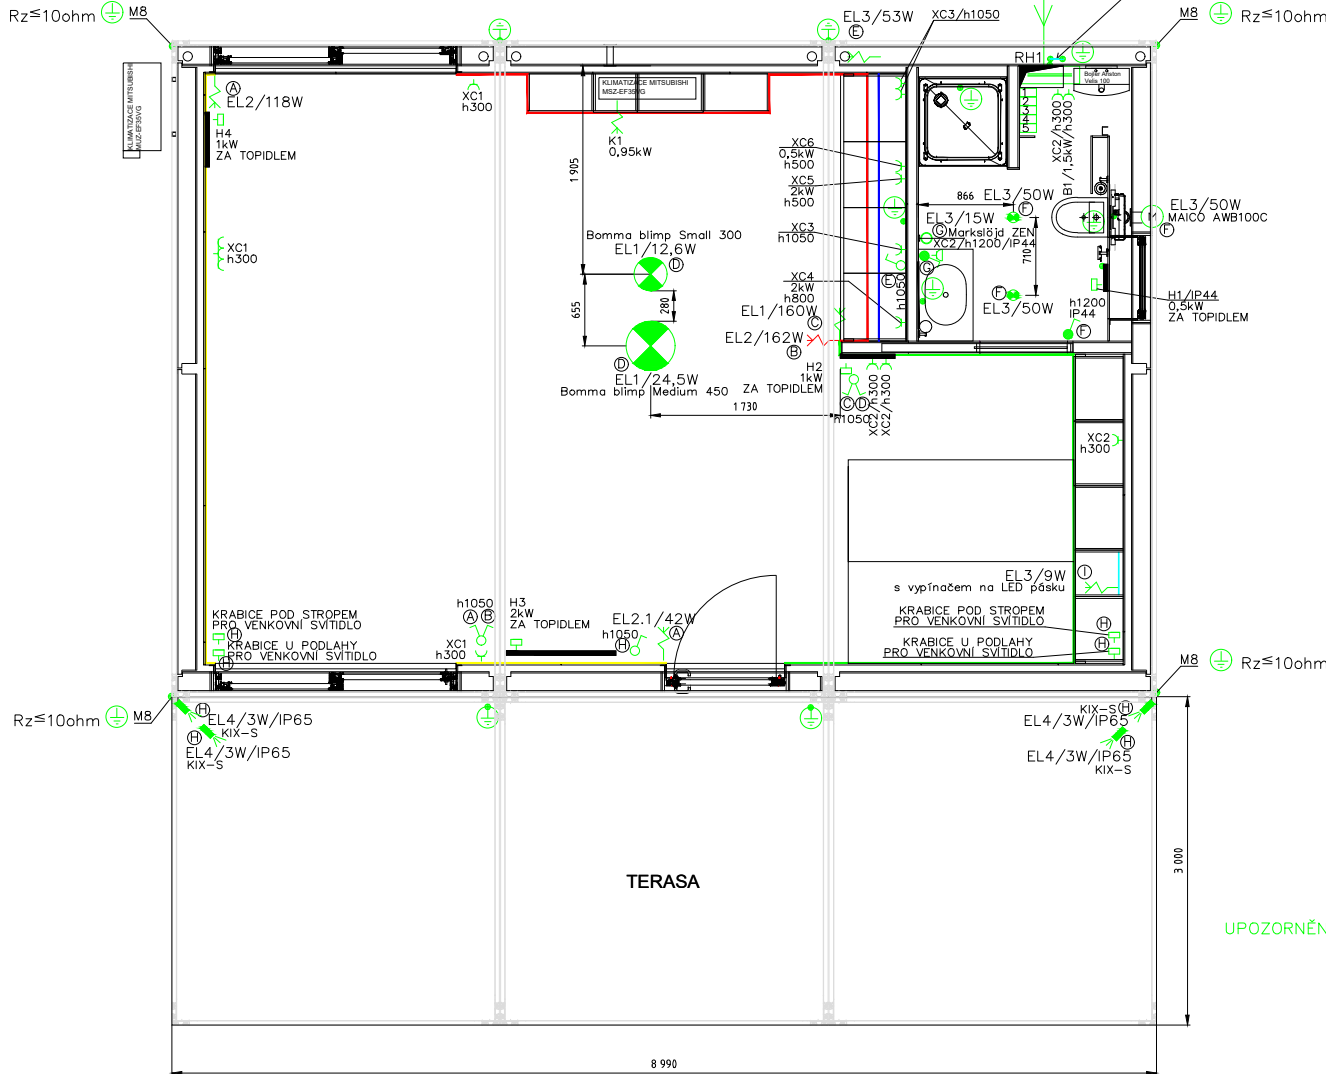

LEGENDA ZDROJŮ

- ZDROJ 24V/DC 220VA
- ZDROJ 24V/DC 220VA
- ZDROJ 24V/DC 220VA
- ZDROJ 24V/DC 20VA
- ZDROJ 24V/DC 75VA

LEGENDA KABELŮ

- EL1 – NYM-J 3x1,5
- EL2 – NYM-J 3x1,5
- EL3 – NYM-J 3x1,5
- EL4 – NYM-J 3x1,5
- XC1 – NYM-J 3x2,5
- XC2 – NYM-J 3x2,5
- XC3 – NYM-J 3x2,5
- XC4 – NYM-J 3x2,5
- XC5 – NYM-J 3x2,5
- XC6 – NYM-J 3x2,5
- H1 – NYM-J 3x2,5
- H2 – NYM-J 3x2,5
- H3 – NYM-J 3x2,5
- H4 – NYM-J 3x2,5
- B1 – NYM-J 3x2,5
- K1 – NYM-J 3x2,5

UPOZORNĚNÍ:

- KOVOVÉ KONSTRUKCE KONTEJNERŮ MUSÍ BÝT MEZI SEBOU VODIVĚ PROPOJENY.
- CY=50mm<sup>2</sup> (FeZn 30x4mm)
- CY=50mm<sup>2</sup>

ROZVODNÁ SOUSTAVA 3 + N + PE ~ 50Hz 230/400V – TN-C-S  
 OCHRANA PŘED ÚRAZEM EL. PROUDEM DLE ČSN 33 2000 – 4 – 41 ed.2  
 OCHRANNÉ OPATŘENÍ: čl. 411 – AUTOMATICKÝM ODPOJENÍM OD ZDROJE  
 DOPLŇKOVÁ OCHRANA: čl. 415.1 – PROUDOVÝM CHRÁNIČEM  
 čl. 415.2 – DOPLŇUJÍCÍ OCHRANNÉ POSPOJOVÁNÍ

E 01

Číslo zakázky: 200257

ELEKTROPLAN: FL 1011200382, 0383, 0384  
 PŮDORYS

Typ:

Měřítko: 1:50

Vypracoval: Semela J./Stoyanova

Schválil: Tomeček

Datum: 04.06.2020